
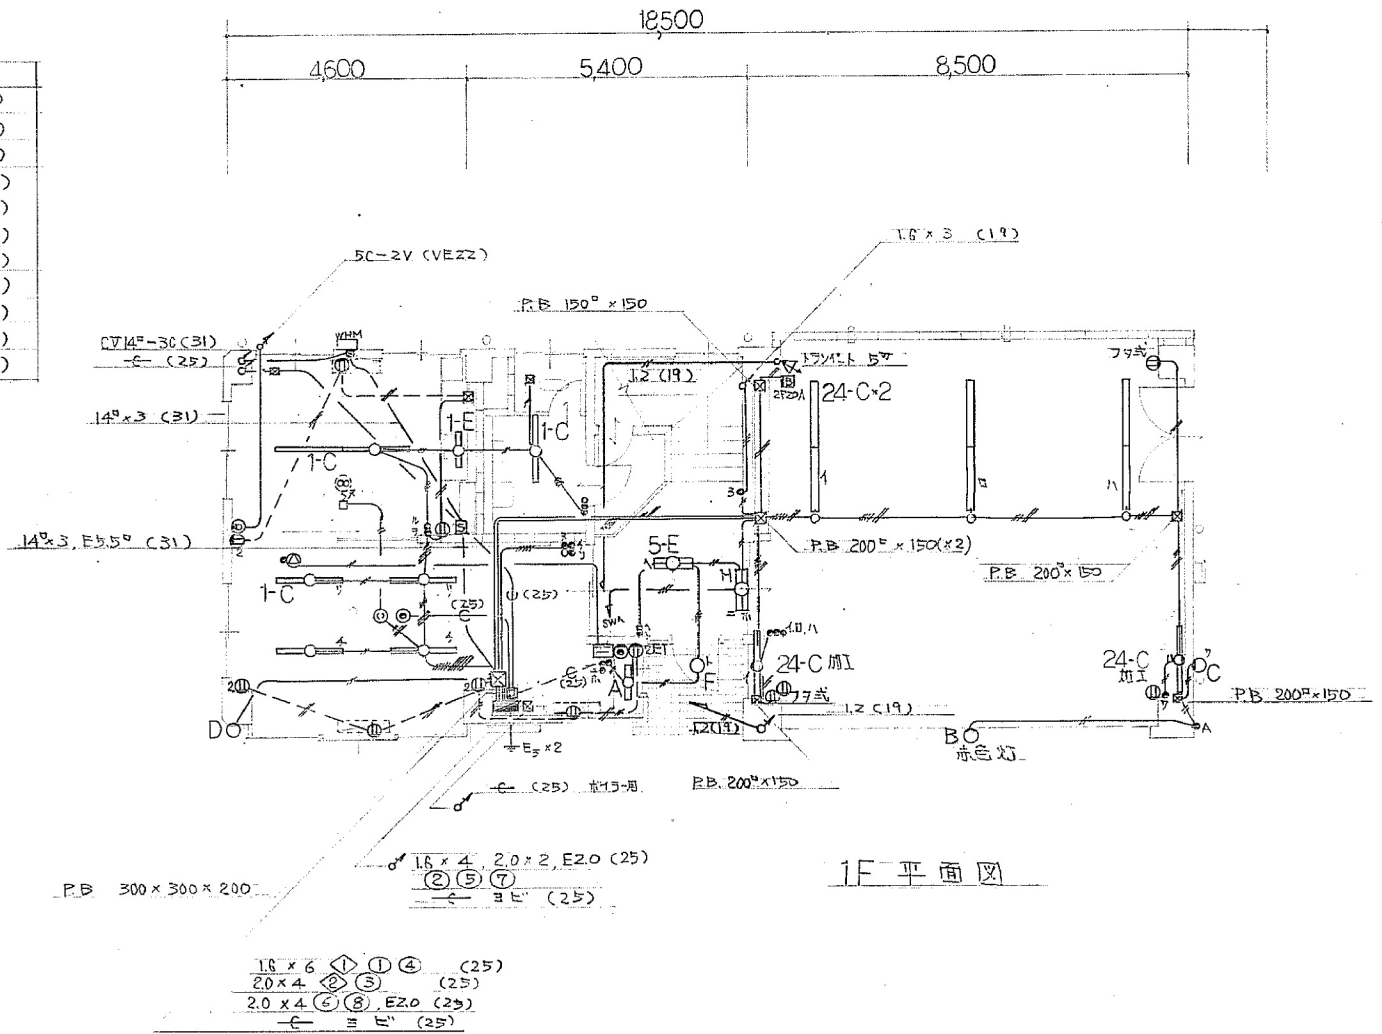


配入の配管配線は下記に示す。


記号	種別
	16x5 20x4 E20 (31)
	16x5 20x2 (25)
	16x4 20x2 (25)
	16x3 20x2 (25)
	16x2 20x2 (19)
	20x4 (25)
	20x2 (19)
	16x5 (25)
	16x4 (19)
	16x3 (19)
	16x2 (19)

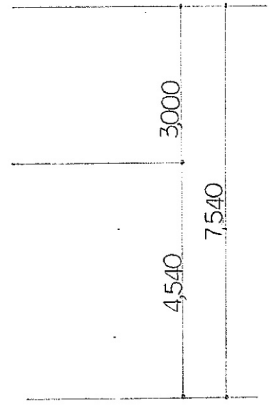


* 室名は建築平面図参照のこと。

 


 
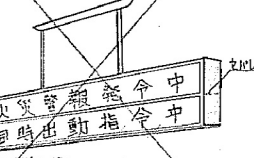
 
 


工事名			
西消防署 附船出張所 改築電気設備工事			
図名 1F, 2F 配線図			
年月日 S 52. 8	縮尺 1:100	図面番号 1	
新潟市役所建設局営繕課			

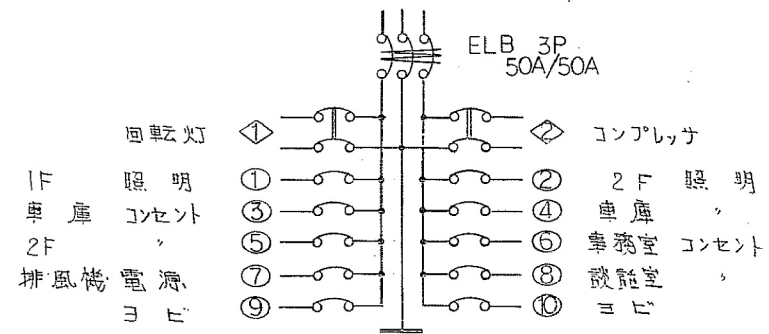

BS: MCB 2P50A 20A×2
 1P 50A 20A×10
 NT×10

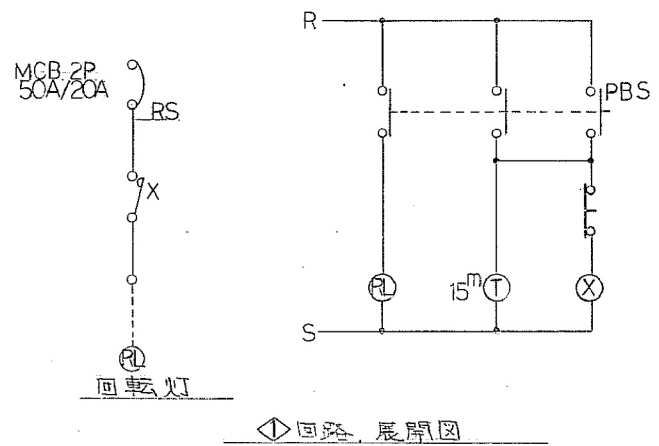

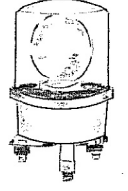A	FL 20W	D	40W (赤) 回転灯	G	L 5W 電球
	 案内		 コーナー		 仮眠室
B	L 25W	E	FL 40W×2	H	FL 20W×2
	 赤色灯 ガラス ホワトランプ		 片面型 火災警報発令中 同時出動指令中 赤色ハ字の内面 黒色ラカー塗り 文字削り込みとする ホール		<u>Eと同種の片面型 壁掛型とする。</u> ホール
C	L 150W	F	FL 40W		
	 テラス 屋外		 玄関		

工事名 西消防署 附船出張所 改築電気設備工事

図名 盤縮線図 照明器具配置図

年月日 S 5.2.8 縮尺 図面番号 2

新潟市役所建設局営繕課